

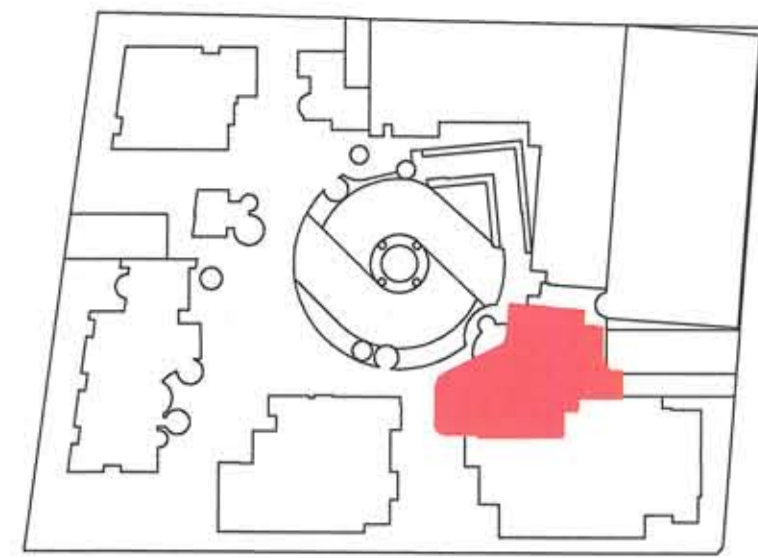


KEYPLAN

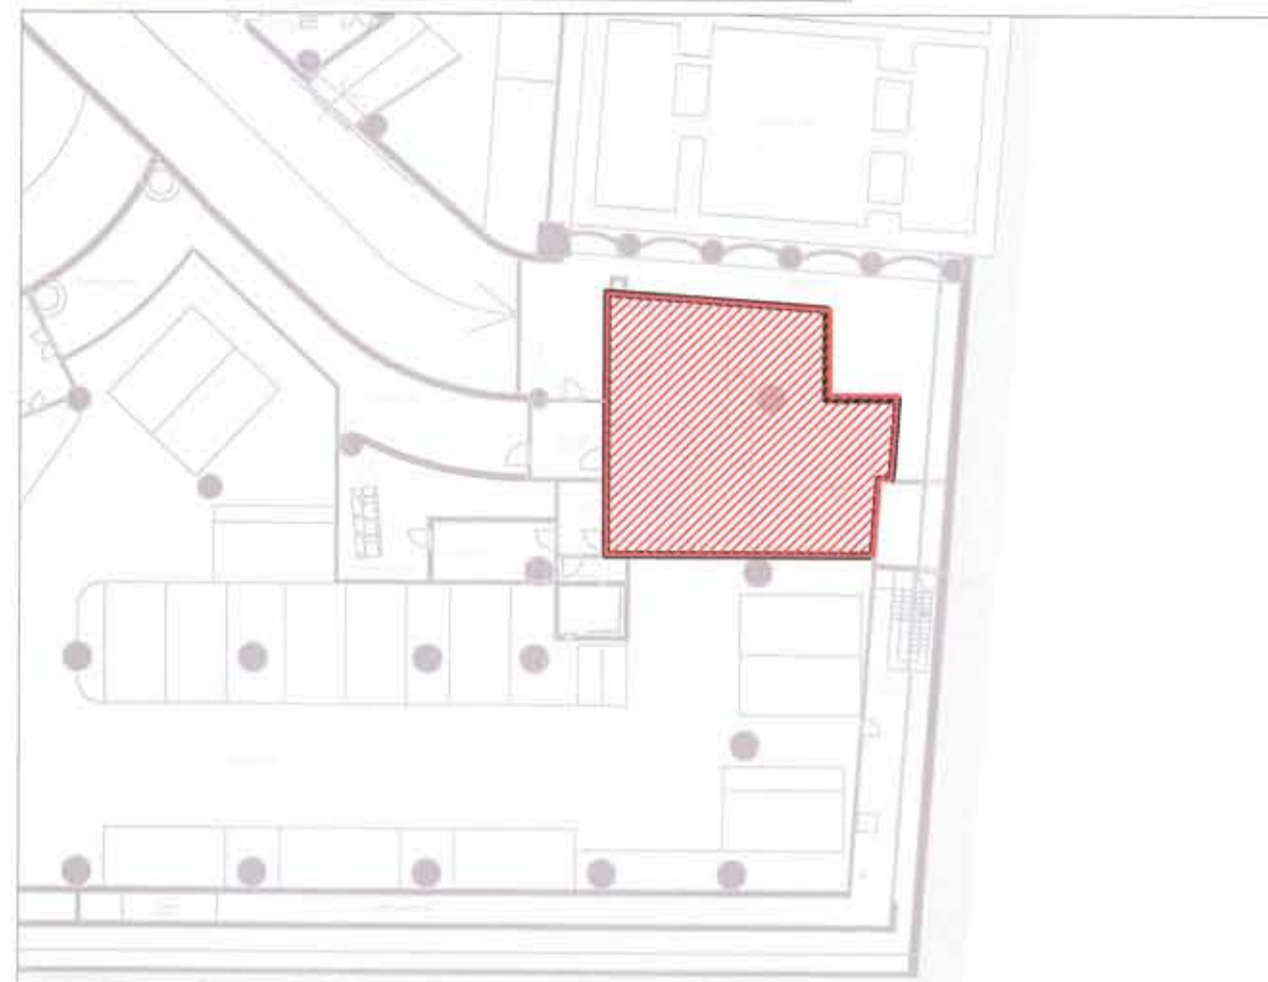

SEGNALE DI USCITA LED A BANDIERA A DOPPIA FACCIA


PARTICOLARI CABLAGGIO RILEVATORI DI FUMO

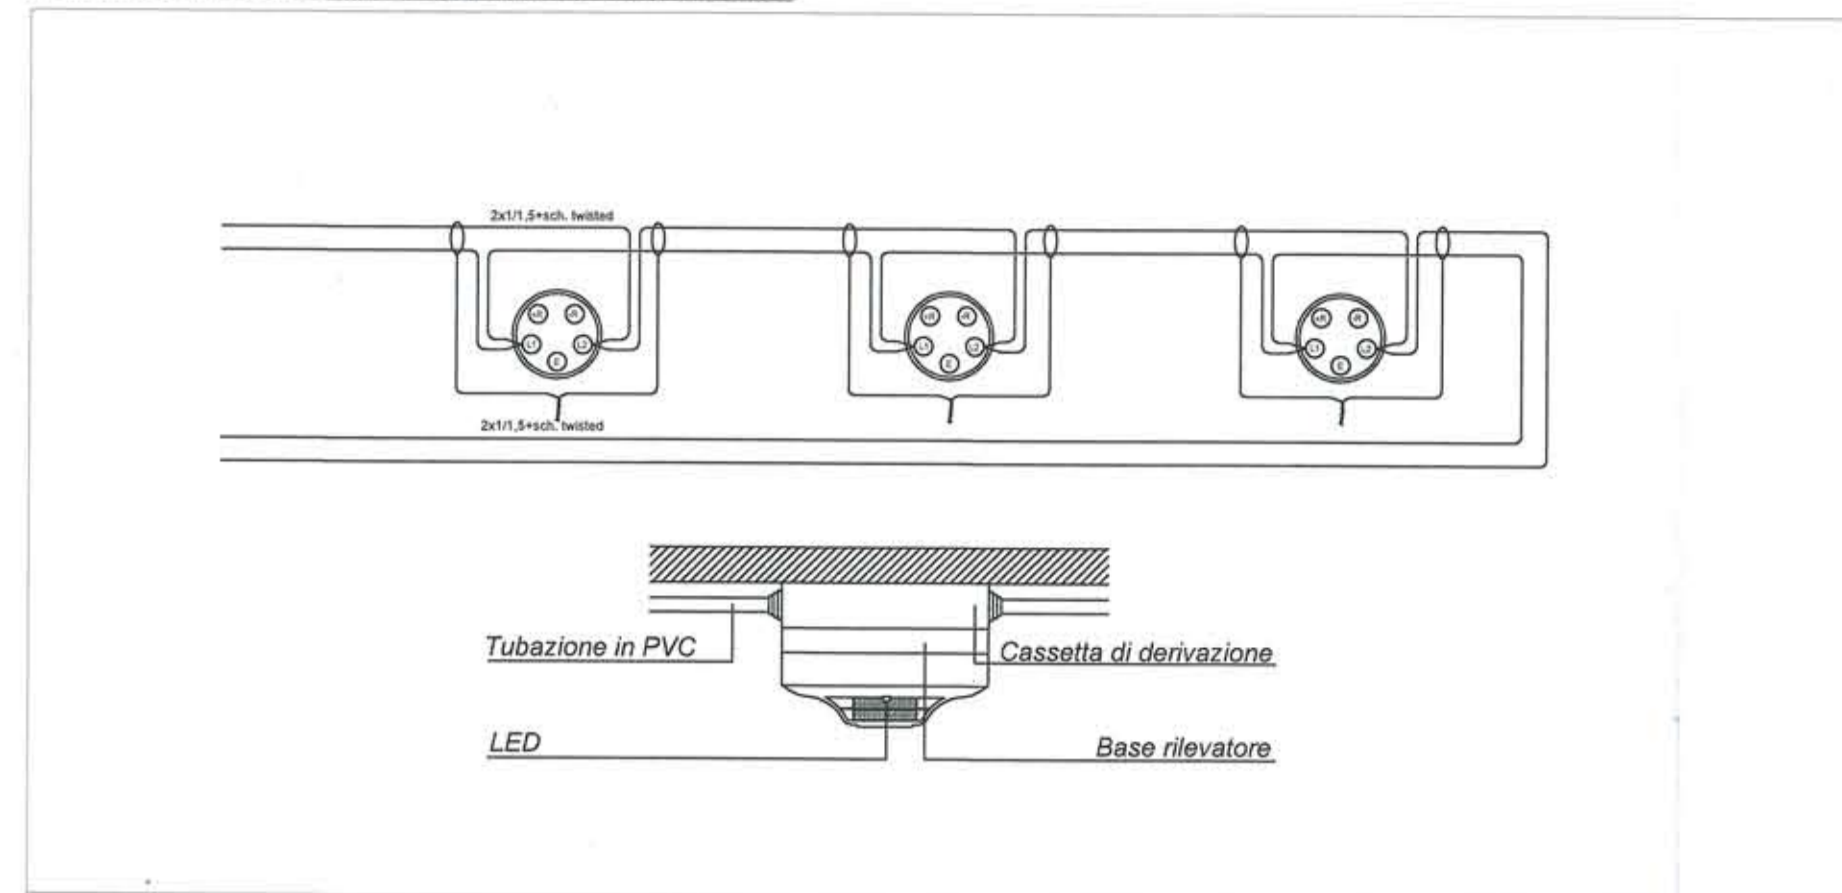

AREA INTERVENTO

**PIANO INTERRATO - PS2
 IMPIANTO ANTINCENDIO - Scala 1/100**

LEGENDA	
	RIVELATORE OTTICO DI FUMO
	RIVELATORE OTTICO DI FUMO SOPRA CONTROSOFFITTO
	QUADRO ELETTRICO GENERALE
	QUADRO COMANDO ALLARME INCENDIO
	COMBINAZIONE LUCE STROBoscopICA + SPEAKER
	MODULO RELAIS ALIMENTATORE
	INDICATORE PARALLELO
	CAVO CHIUSURA ANELLO ANTINCENDIO
	IDRANTE SU NASPO DN 45 A PARETE CON FLESSIBILE E LANCIA
	CASSETTA CONTENENTE GLI ATTACCHI PER L'AUTOPOMPA DEI VV.F. PER L'IMPIANTO IDRANTI
	PORTA REI
	PULSANTE MANUALE ALLARME INCENDIO
	RIVELATORE DI FUMO. MONTARE A SOFFITTO
	PULSANTE DI SGANCIO SOTTOVETRO
	PITTOGRAMMI LUMINOSI
	ESTINTORE PORTATILE AD ANIDRIDE CARBONICA
	ESTINTORE PORTATILE A POLVERE
	PARETE REI 60
	PARETE REI 90
	PARETE REI 120

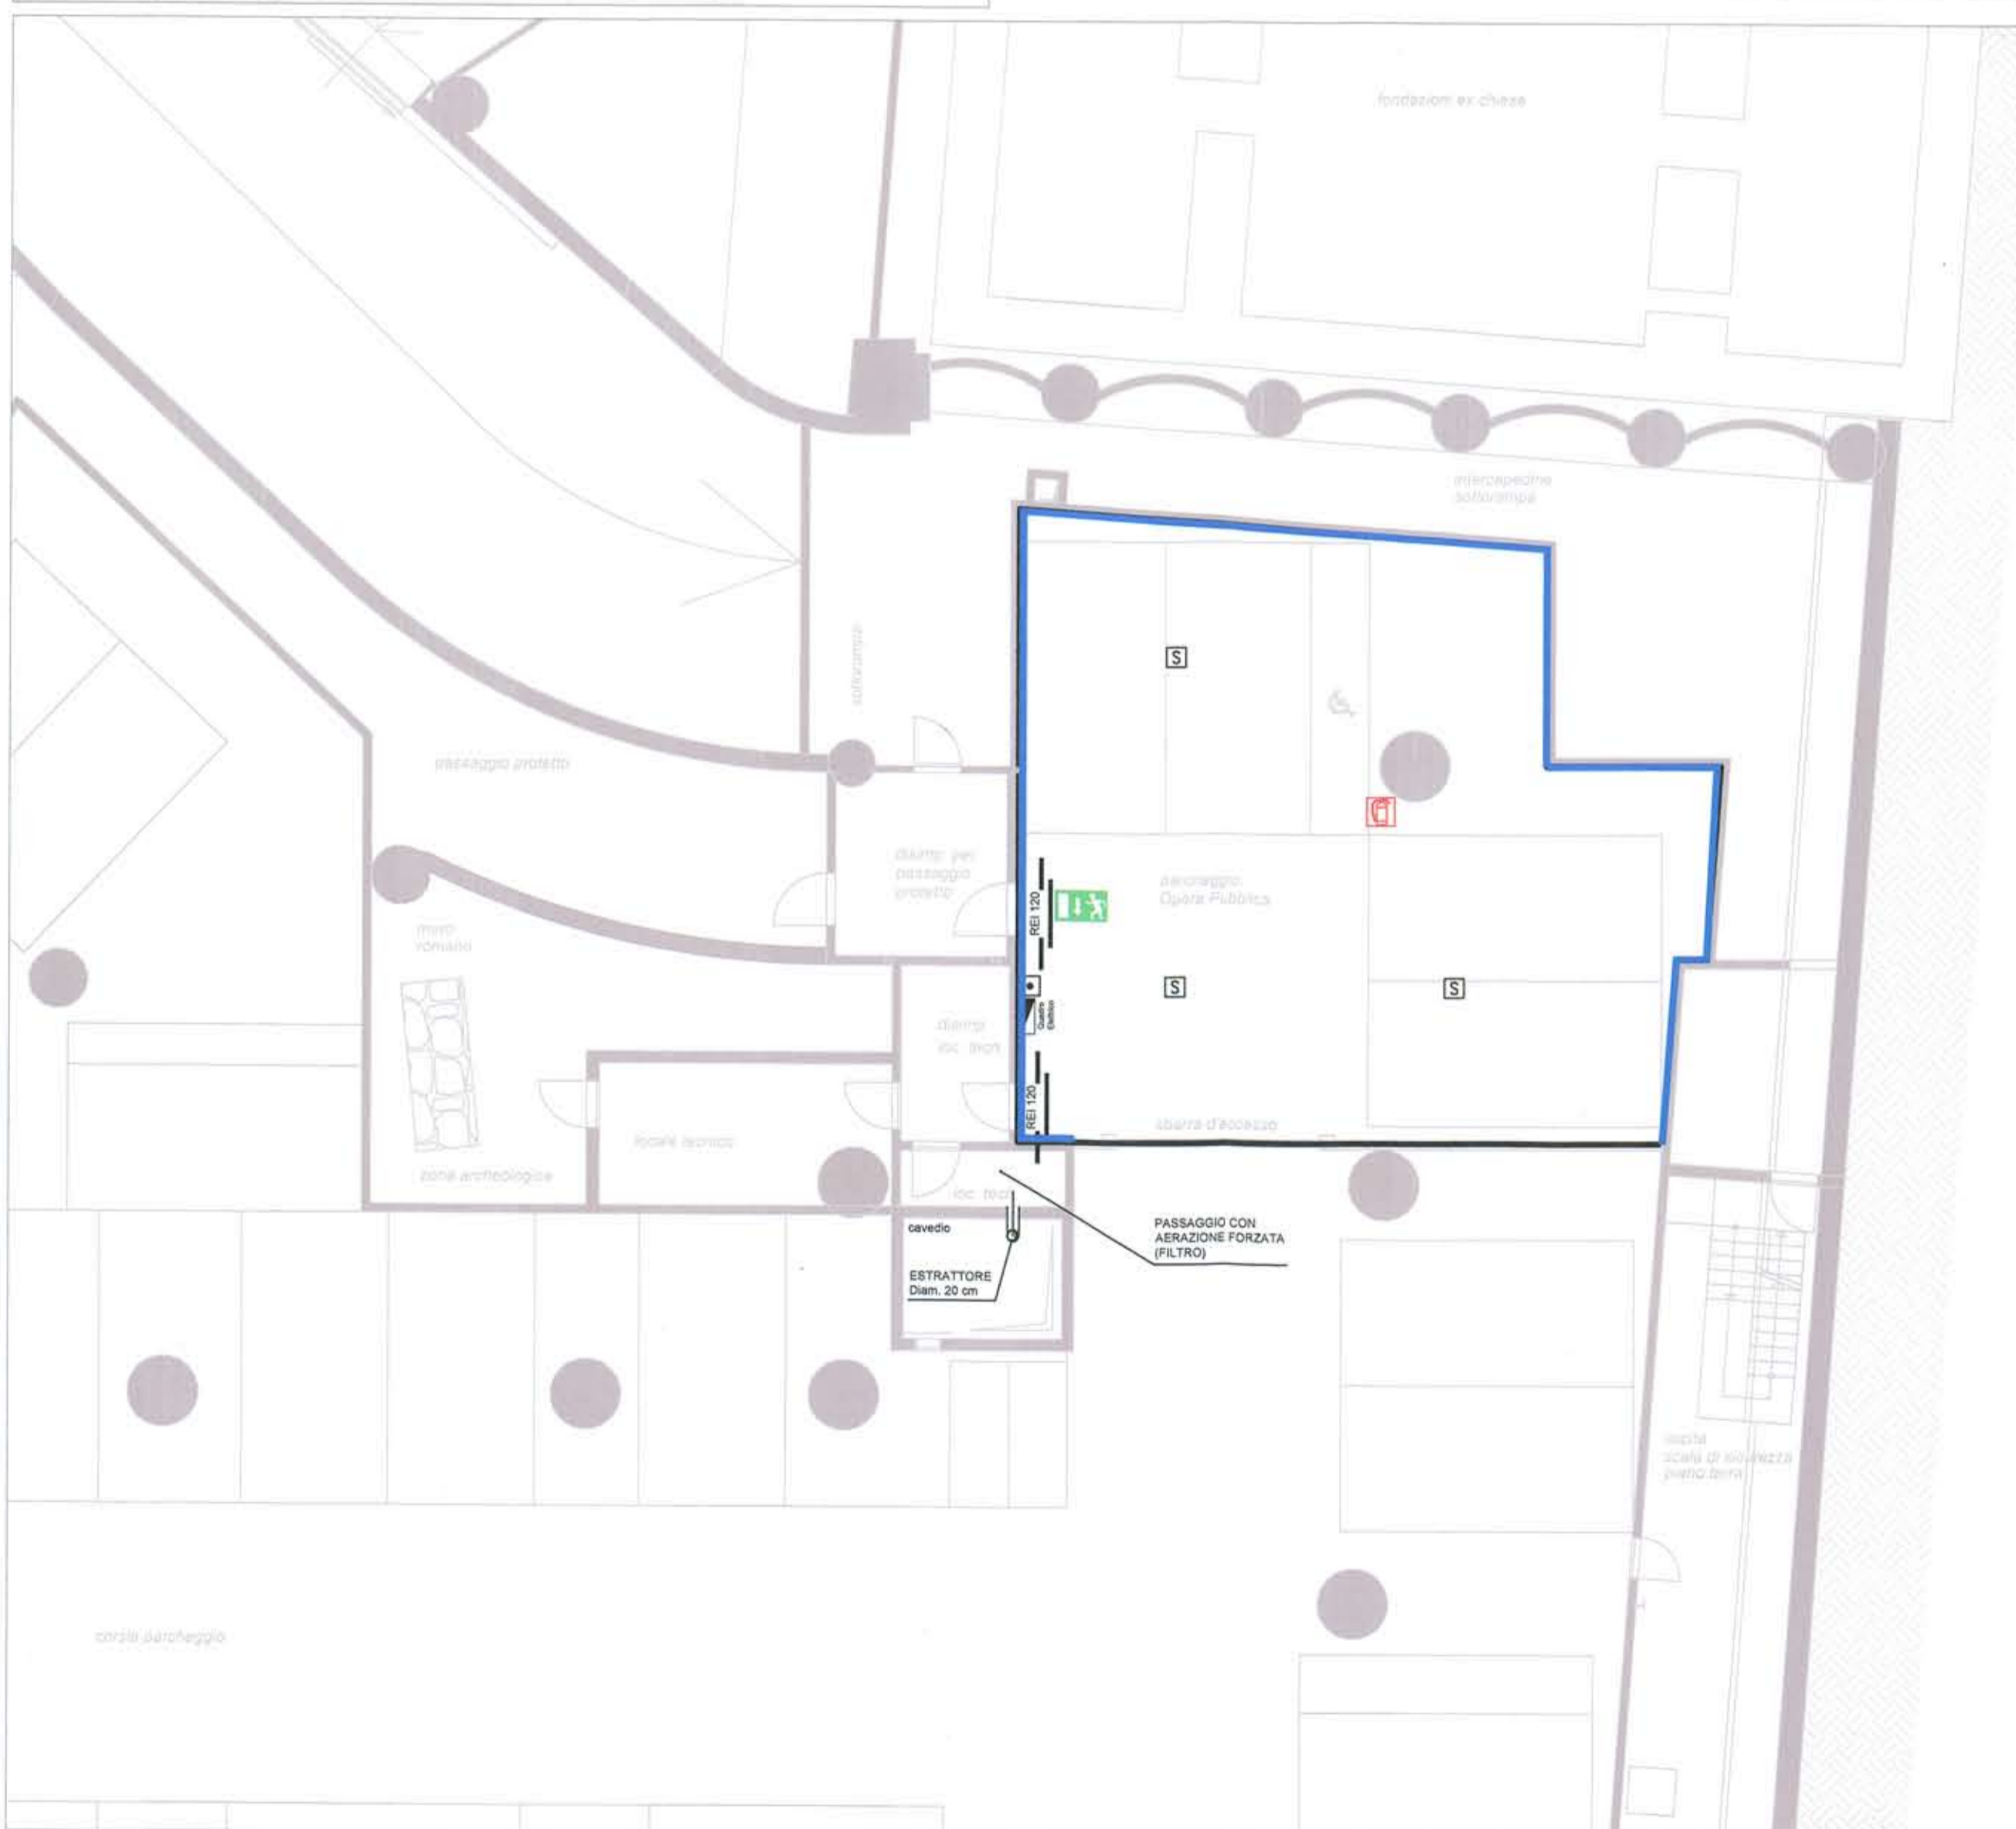

ROMA CAPITALE
 MUNICIPIO I

ROMA CAPITALE
 13 AGO. 2015
 D.P. PROGRAMMAZIONE ATTIVITA' CONSIGLIERI
 Prot. n. CH 13038

REALIZZAZIONE DI OPERA PUBBLICA
 STRUTTURA DI SERVIZI SOCIO-ASSISTENZIALI
 DEDICATA AI GIOVANI DIVERSAMENTE ABILI
 ALL'INTERNO DI UN COMPLESSO IMMOBILIARE SITO IN ROMA,
 VIA BONCOMPAGNI
 PROGETTO DEFINITIVO
 Ai sensi dell'art. 24 e seguenti DPR 207/2010
 P.d.R. approvato con delibera A.C. N.55 del 16/09/2014
NUOVI TIPI

TITOLO ELABORATO **PLANIMETRIA IMPIANTO ANTINCENDIO**
 TIPO ELABORATO **PIANO INTERRATO**
 IMPIANTI

PROPRIETA:
Fondo UniCredito Immobiliare Uno
 PROPONENTI
Torre SGR S.p.A.
 Via Mario Carucci, 131
 Roma, Italia
 R.U.P.
 Ing. Lorenzo Poletta

PROJECT MANAGEMENT:
ROBUR PM S.r.l.
 Via del Caucaso, 49
 00144 Roma, Italia

PROGETTAZIONE ARCHITETTONICA:
LSI ENGINEERING S.r.l.
 Via Capo Miseno, 11
 00141 Roma, Italia
 Arch. Paolo Moreno Cavatton
 C.F. : CVT PMR 59M09 F148X

PROGETTAZIONE IMPIANTI E STRUTTURE:
TECNIC Consulting Engineers S.p.A.
 Via Padova, 10
 00195 Roma, Italia
 Arch. Annamaria Foglio
 C.F. : DFB NMR 59M09 F148X

ELABORATO
IA-002
 DATA
 27/02/2015
 SCALA
 1:100
TECNIC
 Consulting Engineers

