


INTEGRAZIONE SUPERFICIE PARCHEGGIO




PARTICOLARI CABLAGGIO RILEVATORI DI FUMO

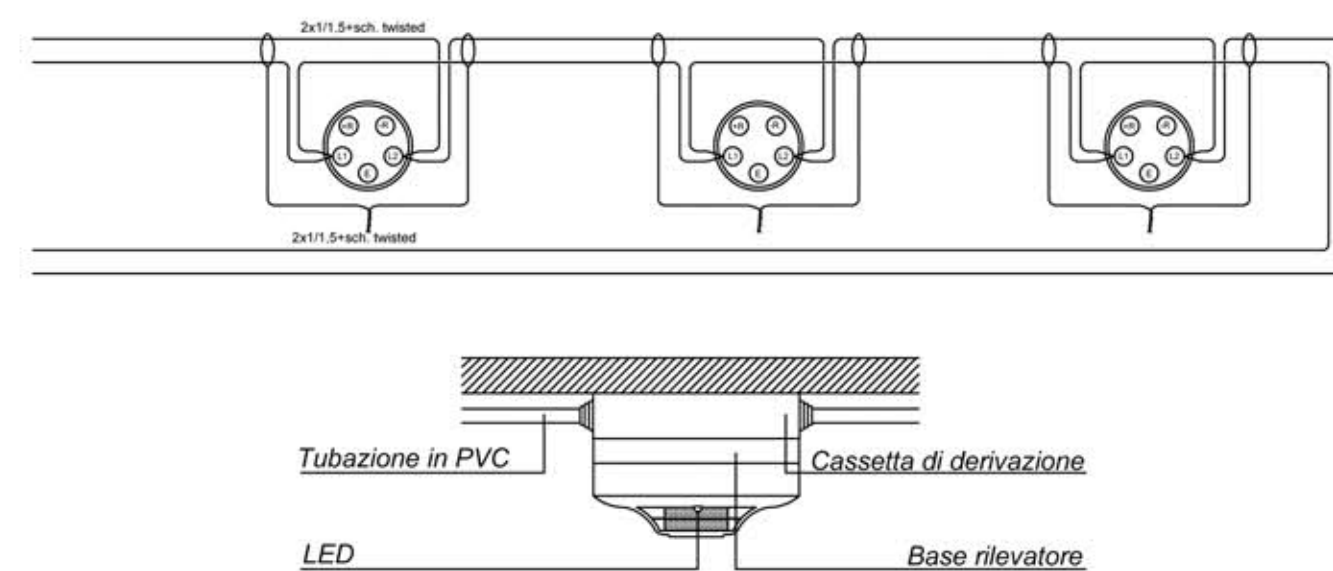

AREA INTERVENTO

PIANO INTERRATO - PS2  
 IMPIANTO ANTINCENDIO - Scala 1/100

LEGENDA	
	RILEVATORE OTTICO DI FUMO
	RILEVATORE OTTICO DI FUMO SOPRA CONTROSOFFITTO
	QUADRO ELETTRICO GENERALE
	QUADRO COMANDO ALLARME INCENDIO
	COMBINAZIONE LUCE STROBOSCOPICA + SPEAKER
	MODULO RELAIS ALIMENTATORE
	INDICATORE PARALLELO
	CAVO CHIUSURA ANELLO ANTINCENDIO
	IDRANTE SU NASPO DN 45 A PARETE CON FLESSIBILE E LANCIA
	CASSETTA CONTENENTE GLI ATTACCHI PER L'AUTOPOMPA DEI VV.F. PER L'IMPIANTO IDRANTI
	PORTA REI
	PULSANTE MANUALE ALLARME INCENDIO
	RILEVATORE DI FUMO. MONTARE A SOFFITTO
	PULSANTE DI SGANCIO SOTTOVETRO
	PITTOGRAMMI LUMINOSI
	ESTINTORE PORTATILE AD ANIDRIDE CARBONICA
	ESTINTORE PORTATILE A POLVERE
	PARETE REI 60
	PARETE REI 90
	PARETE REI 120

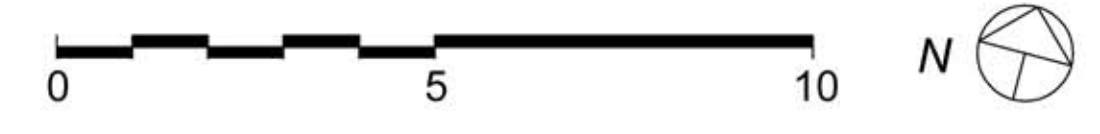

**ROMA CAPITALE**  
 MUNICIPIO I

REALIZZAZIONE DE OPERA PUBBLICA  
 STRUTTURA DI SERVIZI SOCIO-ASSISTENZIALI  
 DEDICATA AI GIOVANI DIVERSAMENTE ABILI  
 ALL'INTERNO DI UN COMPLESSO IMMOBILIARE SITO IN ROMA,  
 VIA BONCOMPAGNI

**PROGETTO DEFINITIVO**

Ai sensi dell'art. 24 e seguenti DPR 207/2010  
 P.d.R. approvato con delibera A.C. N.55 del 16/09/2014



TITOLO ELABORATO  
**PLANIMETRIA IMPIANTO ANTINCENDIO**

TIPO ELABORATO  
 IMPIANTI

PROPRIETA:  
 Fondo UniCredito Immobiliare Uno  
 PROPONENTI:  
 Ing. Lorenzo Coletta

PROJECT MANAGEMENT:  
**ROBUR PM S.r.l.**  
 Via del Caucaso, 49  
 00144 Roma, Italia

PROGETTAZIONE ARCHITETTONICA:  
**ISI ENGINEERING S.p.A.**  
 Via Capo Misero,  
 00141 Roma, Italia  
 Arch. Paolo Moreno Cavattoni  
 C.F. : CVT PMR 59M09 F148X

PROGETTAZIONE ARCHITETTONICA E STRUTTURALE:  
**TECNIC Consulting Engineers S.p.A.**  
 Via Flaminia 86/A  
 00198 Roma, Italia  
 Arch. Altamaria Di Fabio  
 C.F. : DEB NMR 59M09 F148X

DIREZIONE LAVORI:  
 Arch. Paolo Moreno Cavattoni  
 C.F. : CVT PMR 59M09 F148X



ELABORATO  
**IA-002**  
 DATA  
 27/02/2015  
 SCALA  
 1: 100